

Değeri No : 4683731
Değeri No : 4683731
Ölçek : 1/1000

Müdürlük tarafından hazırlanan Kahramanmaraş İli,
Elbistan İlçesi, Gökçek Mahallesi, 133 Ada 15
Parçesi 134 Ada 1 Nolu ve 135 Ada 18 Parçesinde
156 MW_{net}-120 MW_{br} Enerji Üretim Tesisi Alanı (Gökçek
Alanı) için hazırlanan Enerji Kaynaklarına Dayalı Değitimi
Tesis Alanı (Gökçek Alanı) için hazırlanan Enerji Kaynaklarına
Dayalı Değitimi Tesis Alanı (Gökçek Alanı) için hazırlanan
Enerji Kaynaklarına Dayalı Değitimi Tesis Alanı (Gökçek Alanı)
Gönös Enerji Santrali - Site Planı (GES - 156 MW_{net}-120 MW_{br})
1/1000 Ölçekli Uygulama İzah Planı'nın Ek 11.
Maddesinin (b) bendi kapsamında onaylanmıştır.


21 Nisan 2025

T.C.
ÇEVRE, ŞEHİRCİLİK VE
İKLİM BÜYÜKŞİKLİĞİ BAKANLIĞI
Medenî Planlama Genel Müdürlüğü



01					
02					
03					
04					
05					
06					
07					
08					
09					
10					
11					
12					
13					
14					
15					
16					
17					
18					
19					
20					
21					
22					
23					
24					
25					

KAHRAMANMARAŞ - ELBİSTAN
(GÖKÇEK GES)
L38-a-10-c-4-c

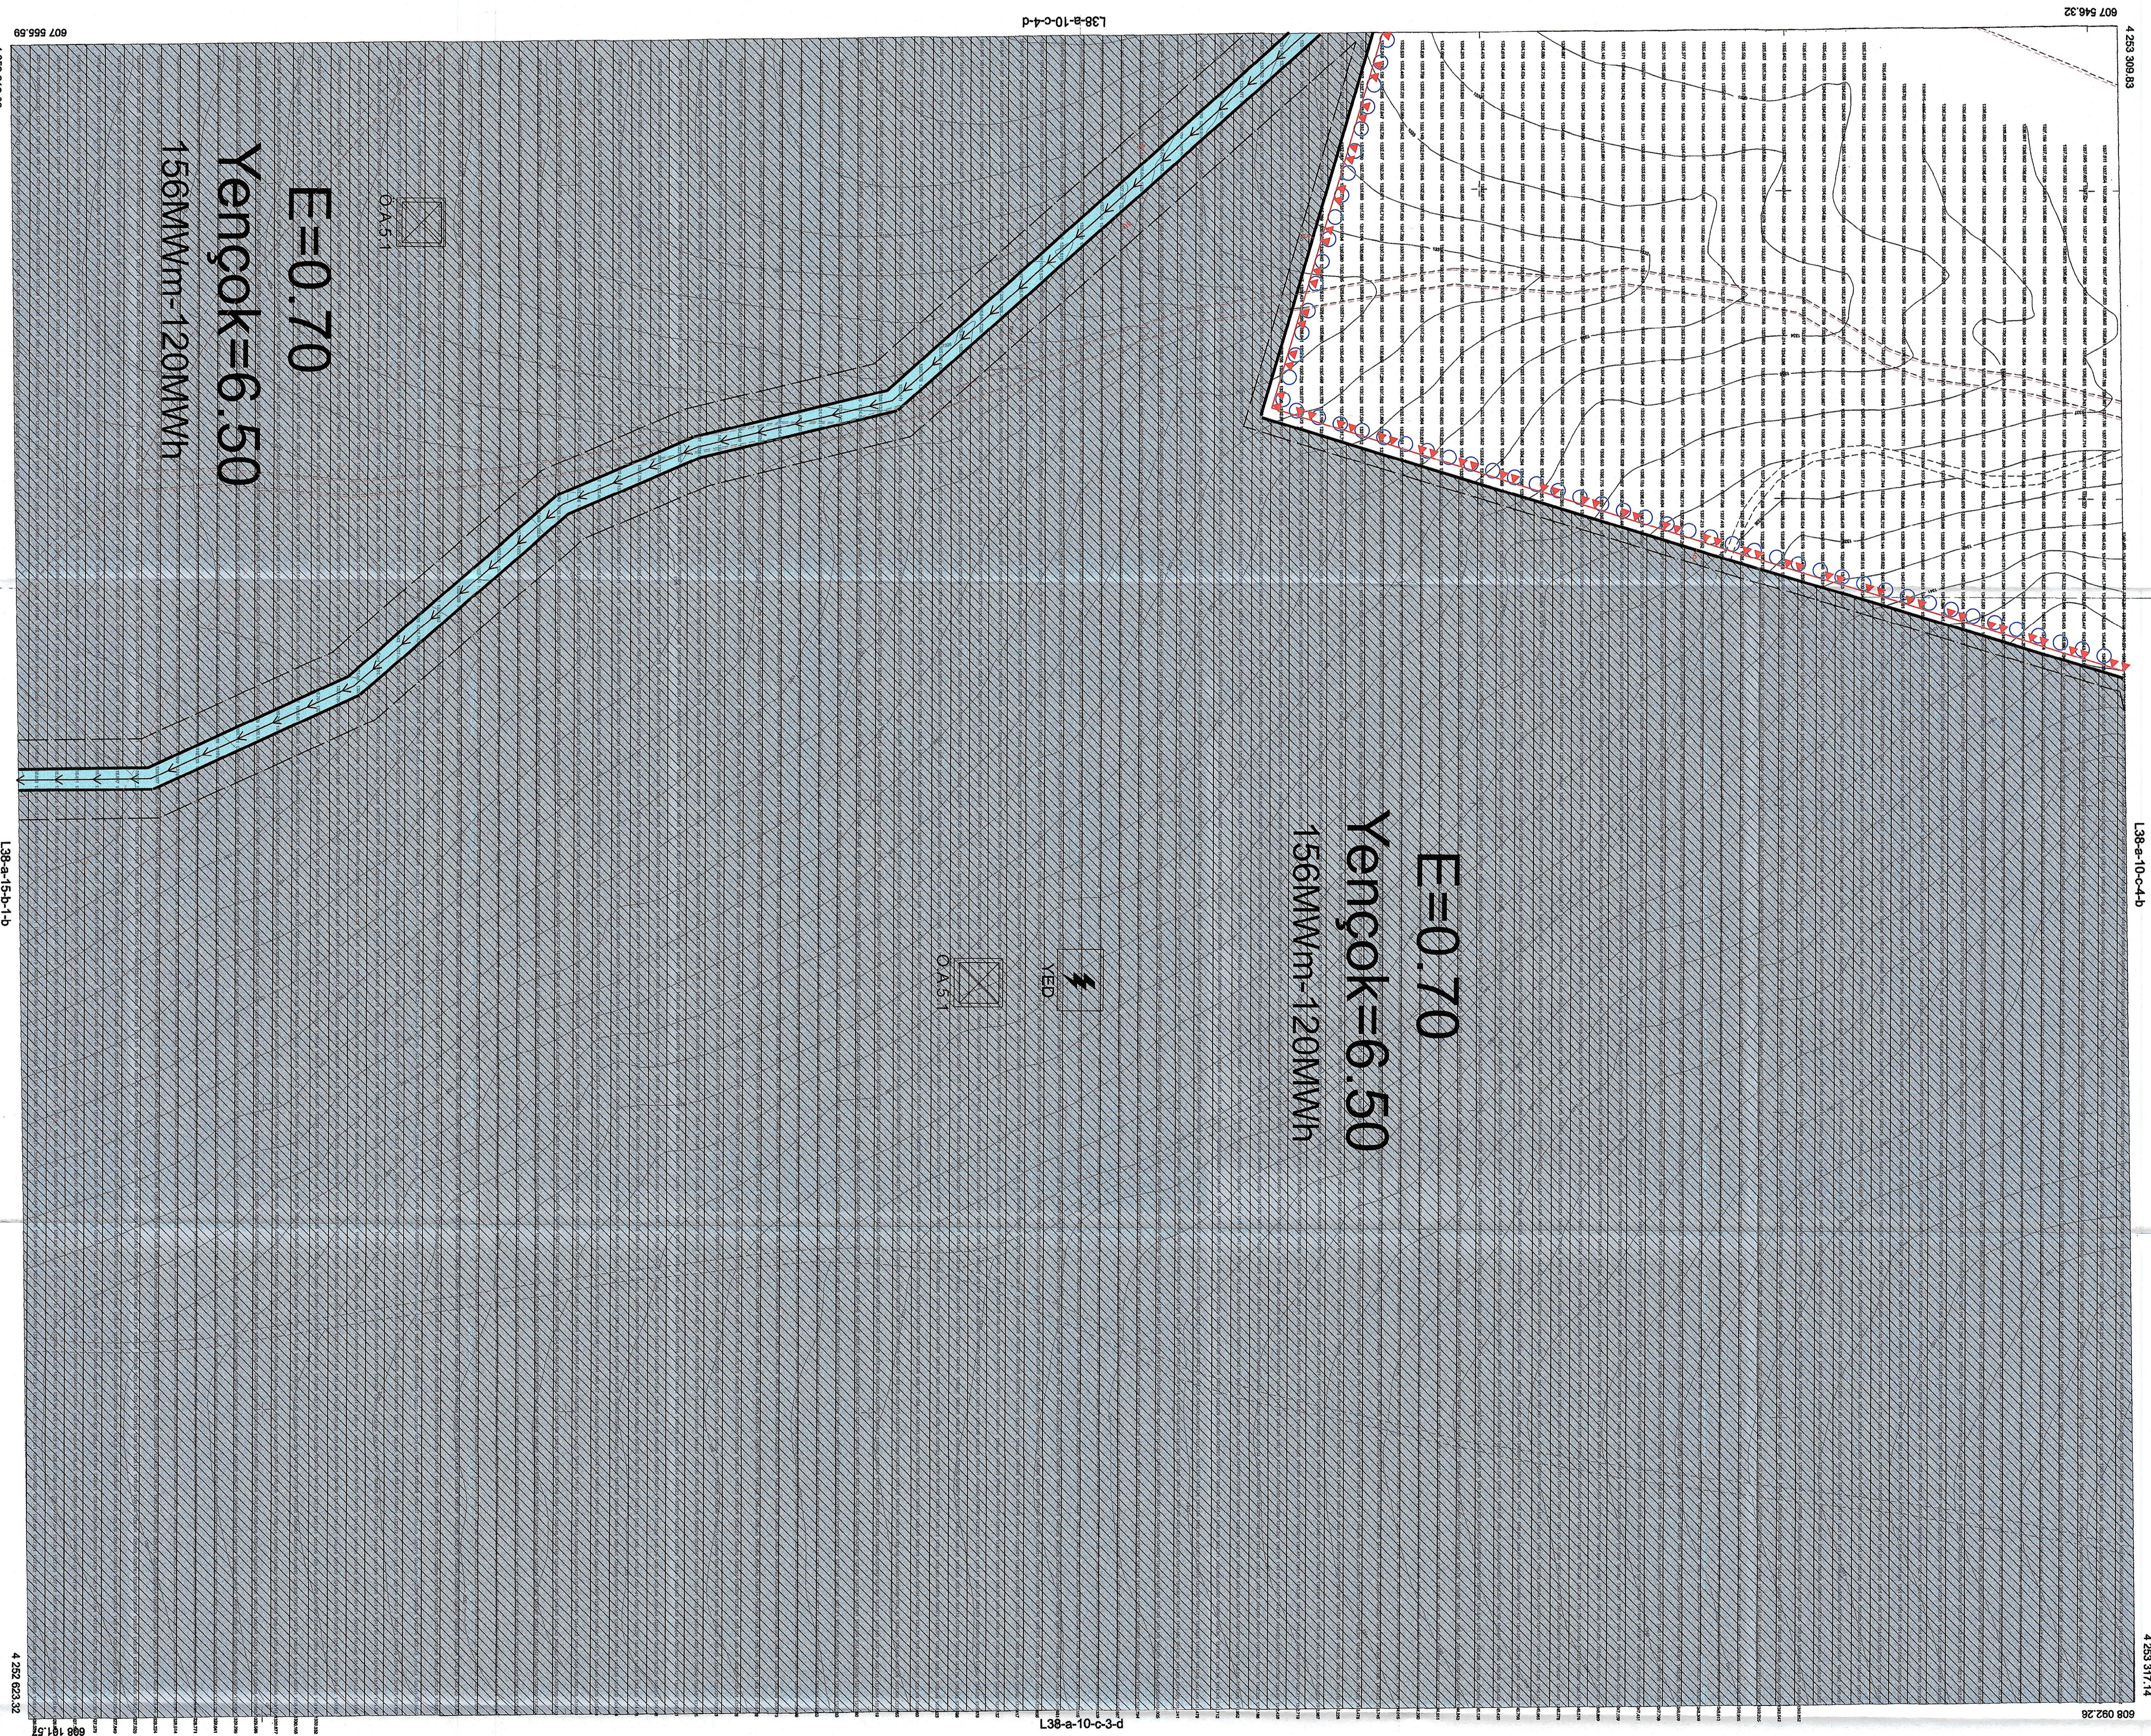

DATUM : TRF 96
ELLIPSOİD : GRS 80
D.O.M. : 38
EPOK : 2005.00

KONTRÖL EDEN
Emrah ERDOĞAN
Harita Mühendisi

HAZIRLAYAN
Serdar BAKIR ATAS
Harita Mühendisi

KONTRÖL EDEN
Emrah ERDOĞAN
Harita Mühendisi

KONTRÖL EDEN
Emrah ERDOĞAN
Harita Mühendisi



TRF 96 koordinat sistemine göre, 2005.00
ölçülünde Temap Harita Müdürlüğü
tarafından hazırlanan 4 eceli 1/1000 ölçekli
halihazır harita 3194 sayılı harit kanununun
7/e maddesi gereğince onandı.